


# RZUT PODDASZA-INST. WOD-KAN

SKALA 1:50

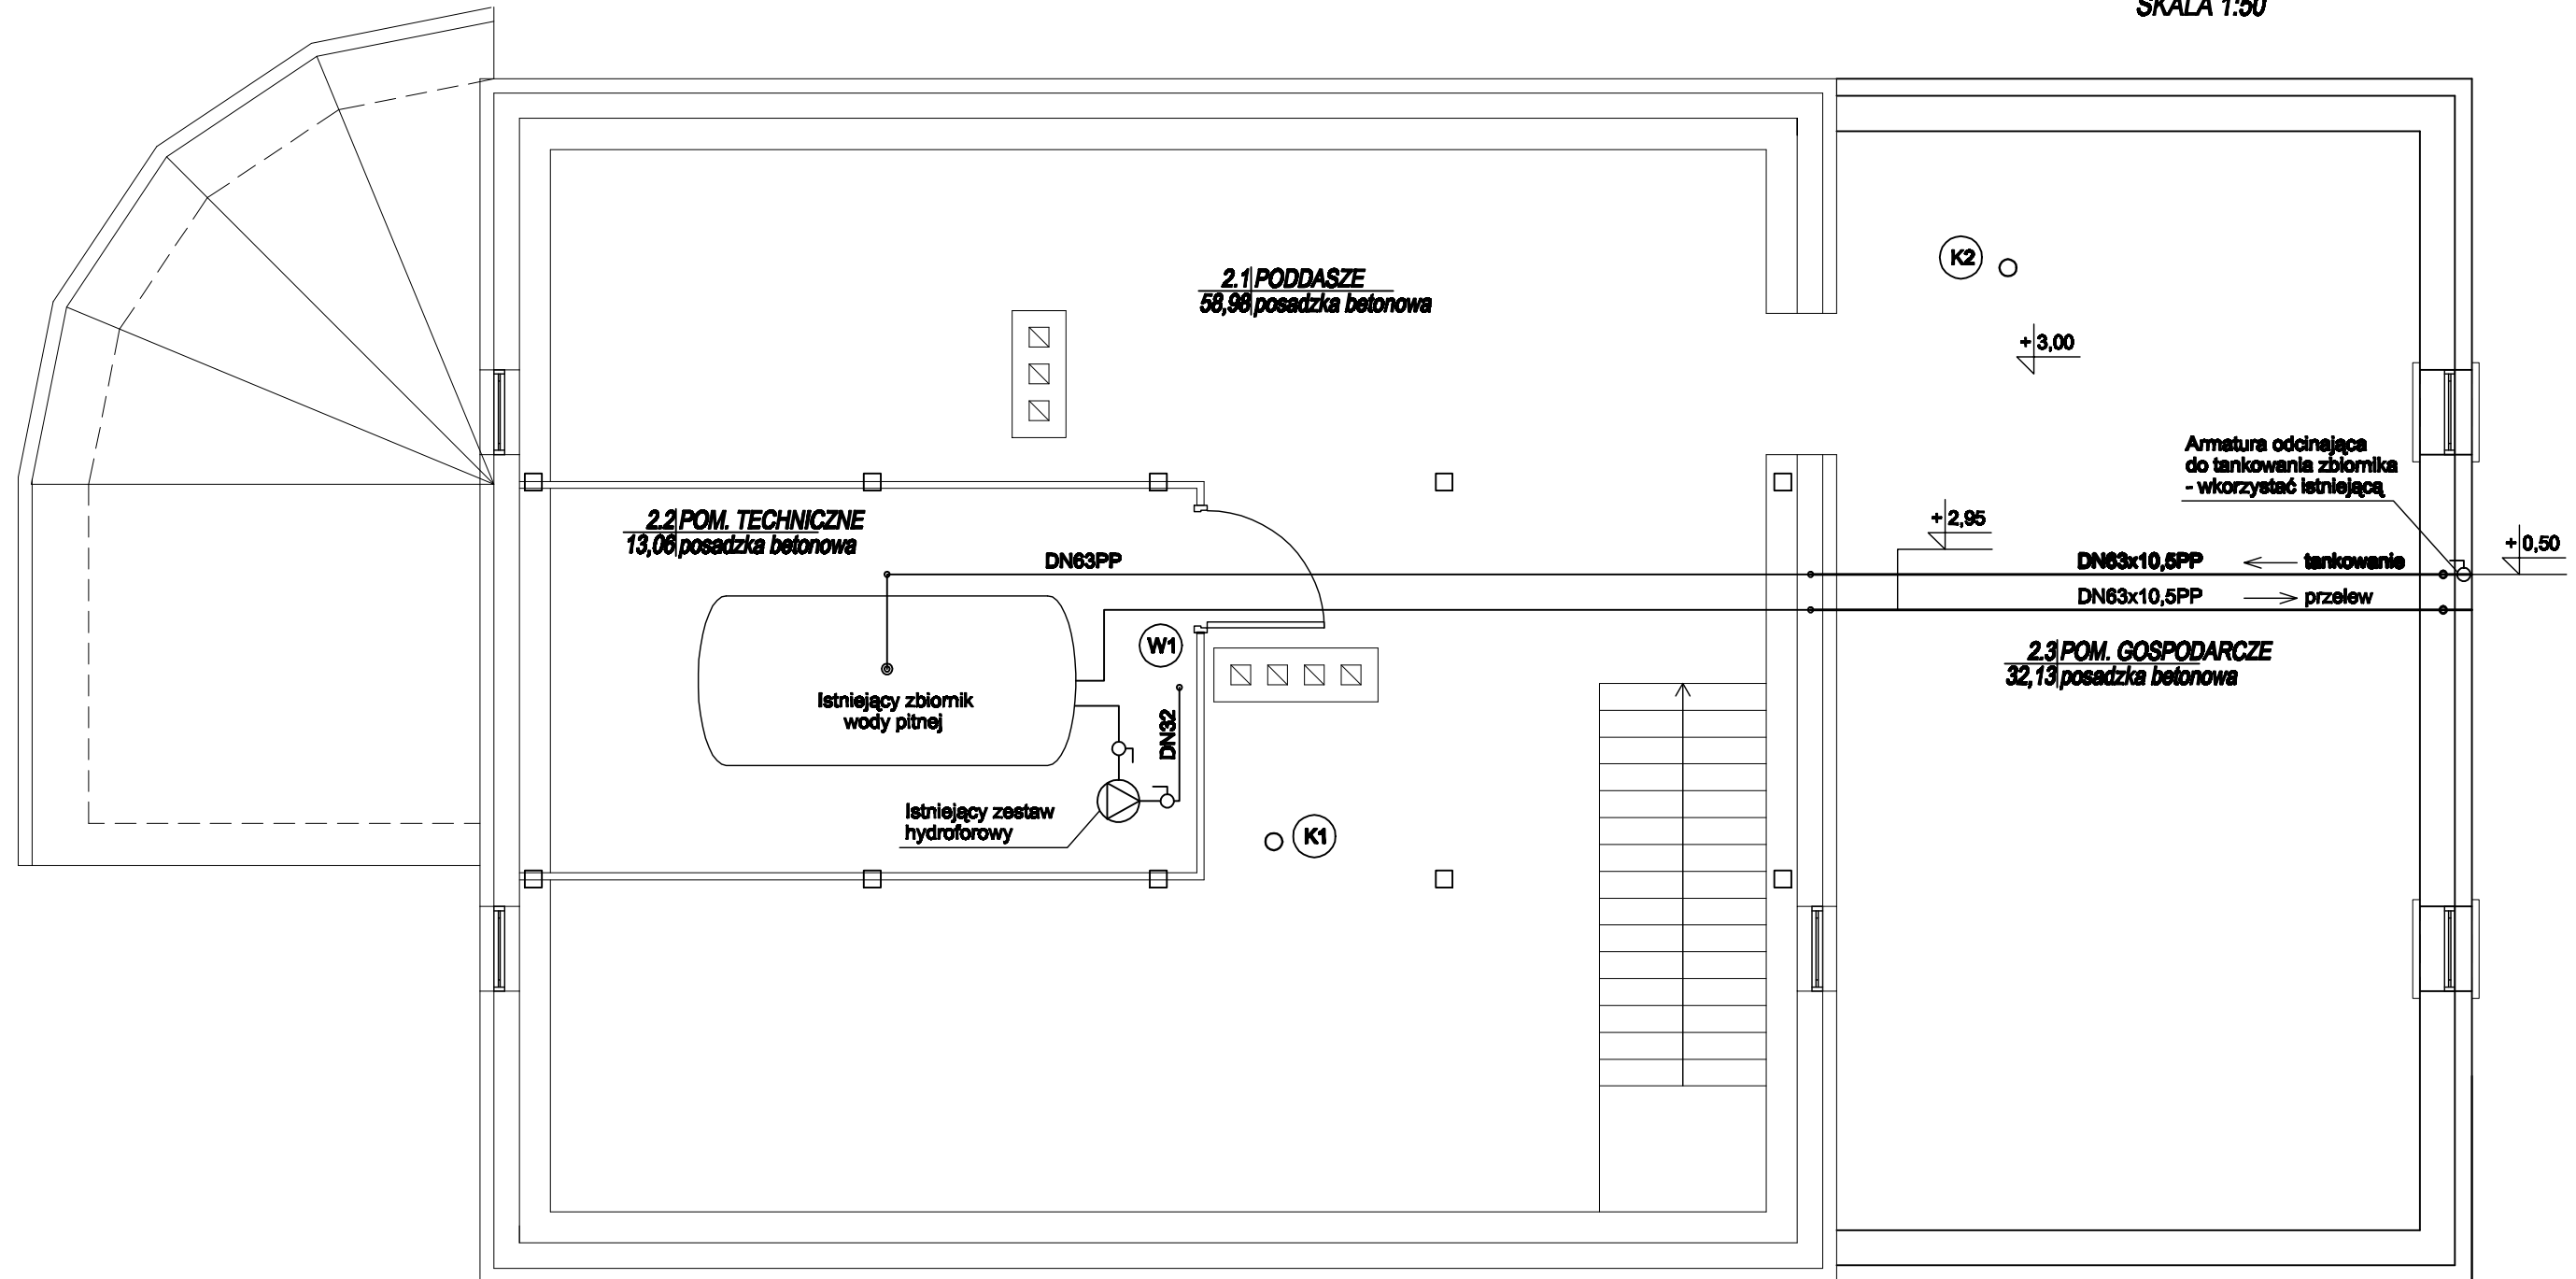

|   |                                  |                                    |                         |                     |         |
|---|----------------------------------|------------------------------------|-------------------------|---------------------|---------|
| HSW<br>ZPT Sp.z o.o.  | Nr arch. proj.<br><b>PI-3831</b> | Nr zamówienia<br><b>Zof/8/2013</b> |                         |                     |         |
| Skala<br><b>1:50</b>  | Nr rys.<br><b>3831.02</b>        | Stanowisko                         | Imię i nazwisko         | Nr upr.             | Podpis  |
| RZUT PODDASZA - INST. WOD - KAN   |                                  | Projektant                         | mgr inż.<br>J. Holody   | PDK/0064<br>POOS/08 | 08.2013 |
| ROZBUDOWA I PRZEBUDOWA BUDYNKU<br>ADMINISTRACYJNO-SOCJALNEGO SKŁADOWISKA<br>ODPADÓW KOMUNALNYCH W STAŁEJ WOLI |                                  | Sprawdzający                       | mgr inż.<br>A. Niedbala | 136/Tbg/08          | 08.2013 |