


RZUT PARTERU - INST. CO i WENTYLACJI

SKALA 1:50

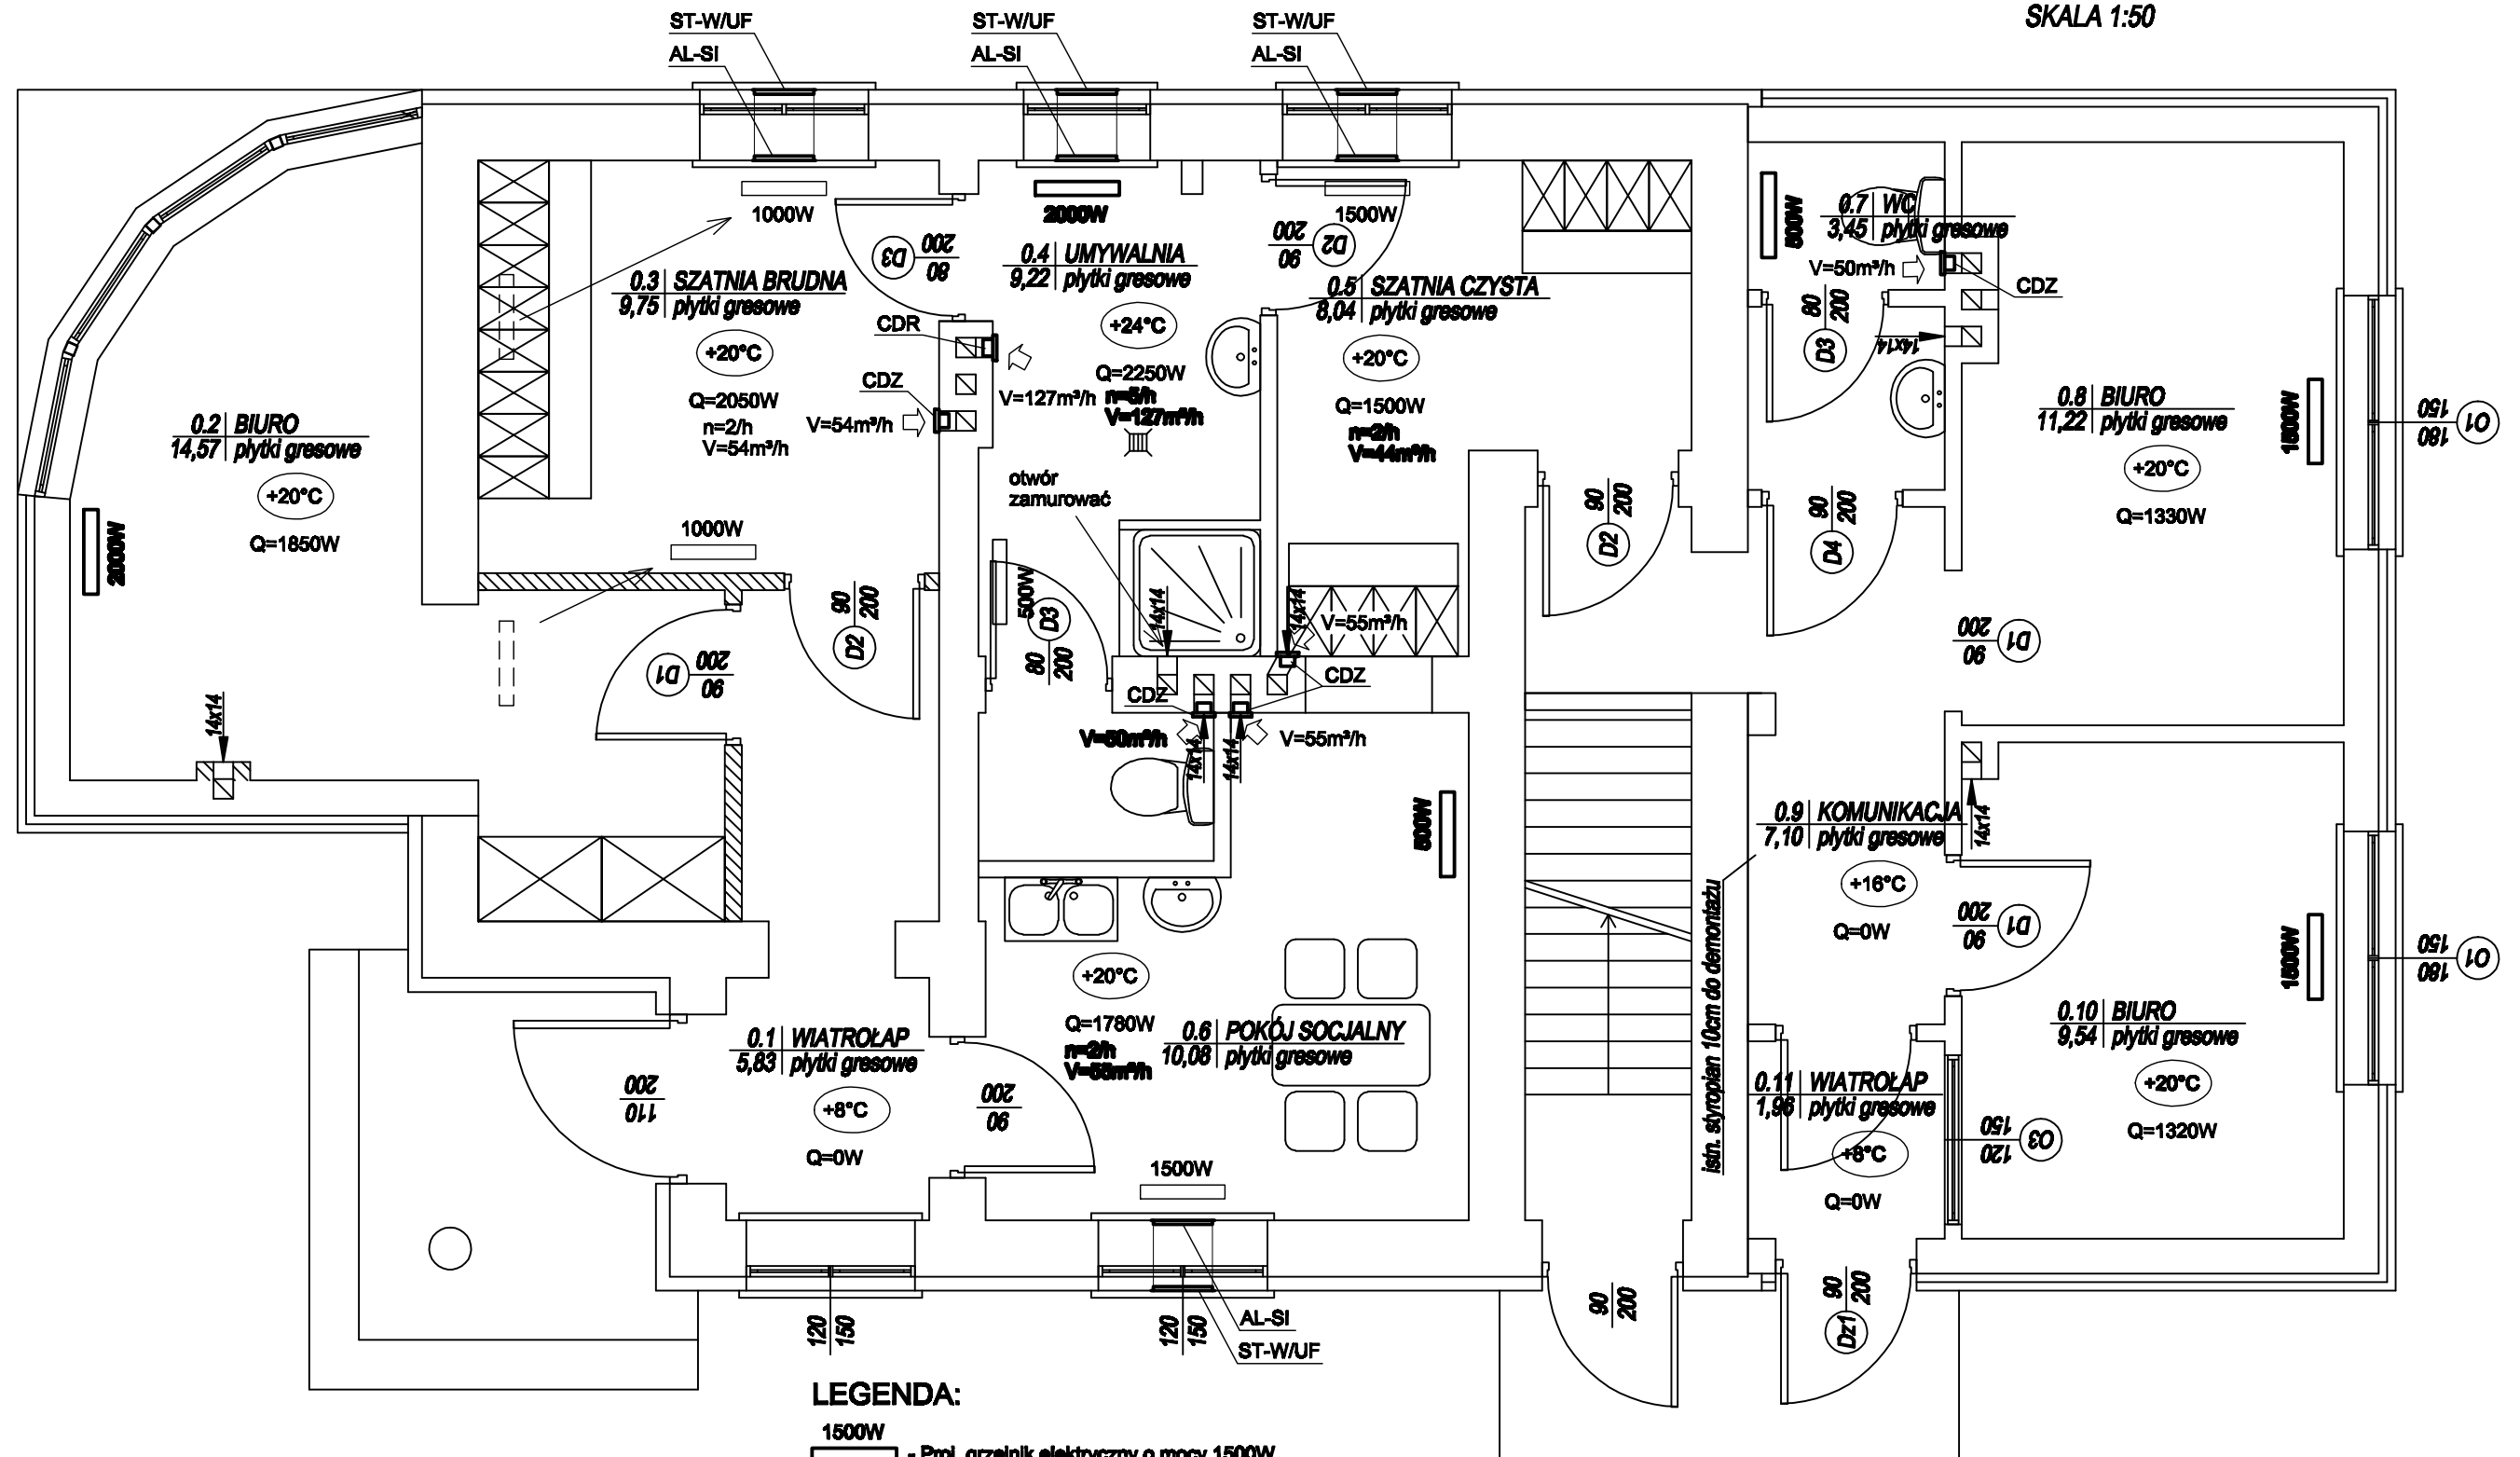

LEGENDA:

- 1500W - Proj. grzejnik elektryczny o mocy 1500W
- 1500W - Ist. grzejnik elektryczny o mocy 1500W

CDZ - Projektowany wentylator łazienkowy z czujnikiem ruchu typ DECOR 100 CDZ prod. VENTURE INDUSTRIES

CDR - Projektowany wentylator łazienkowy typ DECOR 200 CDR prod. VENTURE INDUSTRIES

ST-W/UF - Stalowa kratka do nawietrzaków podokiennej typ ST-W/UF 125x425 prod. FRAPOL

AL-SI - Aluminiowa kratka przepływowa typ AL-SI 125x425mm prod. FRAPOL

HSW ZPT Sp.z o.o.	Nr arch. proj. PI-3831	Nr zamówienia Zof/8/2013			
Skala 1:50	Nr rys. 3831.05	Stanowisko	Imię i nazwisko	Nr upr.	Podpis
RZUT PARTERU - INST. CO i WENTYLACJI		Projektant	mgr inż. J. Holody	PO08/08	08.2013
ROZBUDOWA I PRZEBUDOWA BUDYNKU ADMINISTRACYJNO-SOCJALNEGO SKŁADOWISKA ODPADÓW KOMUNALNYCH W STALOWEJ WOLI		Sprawdzający	mgr inż. A. Niedbala	136/Tbg/08	08.2013