


RZUT PARTERU-INST. WOD-KAN

SKALA 1:50

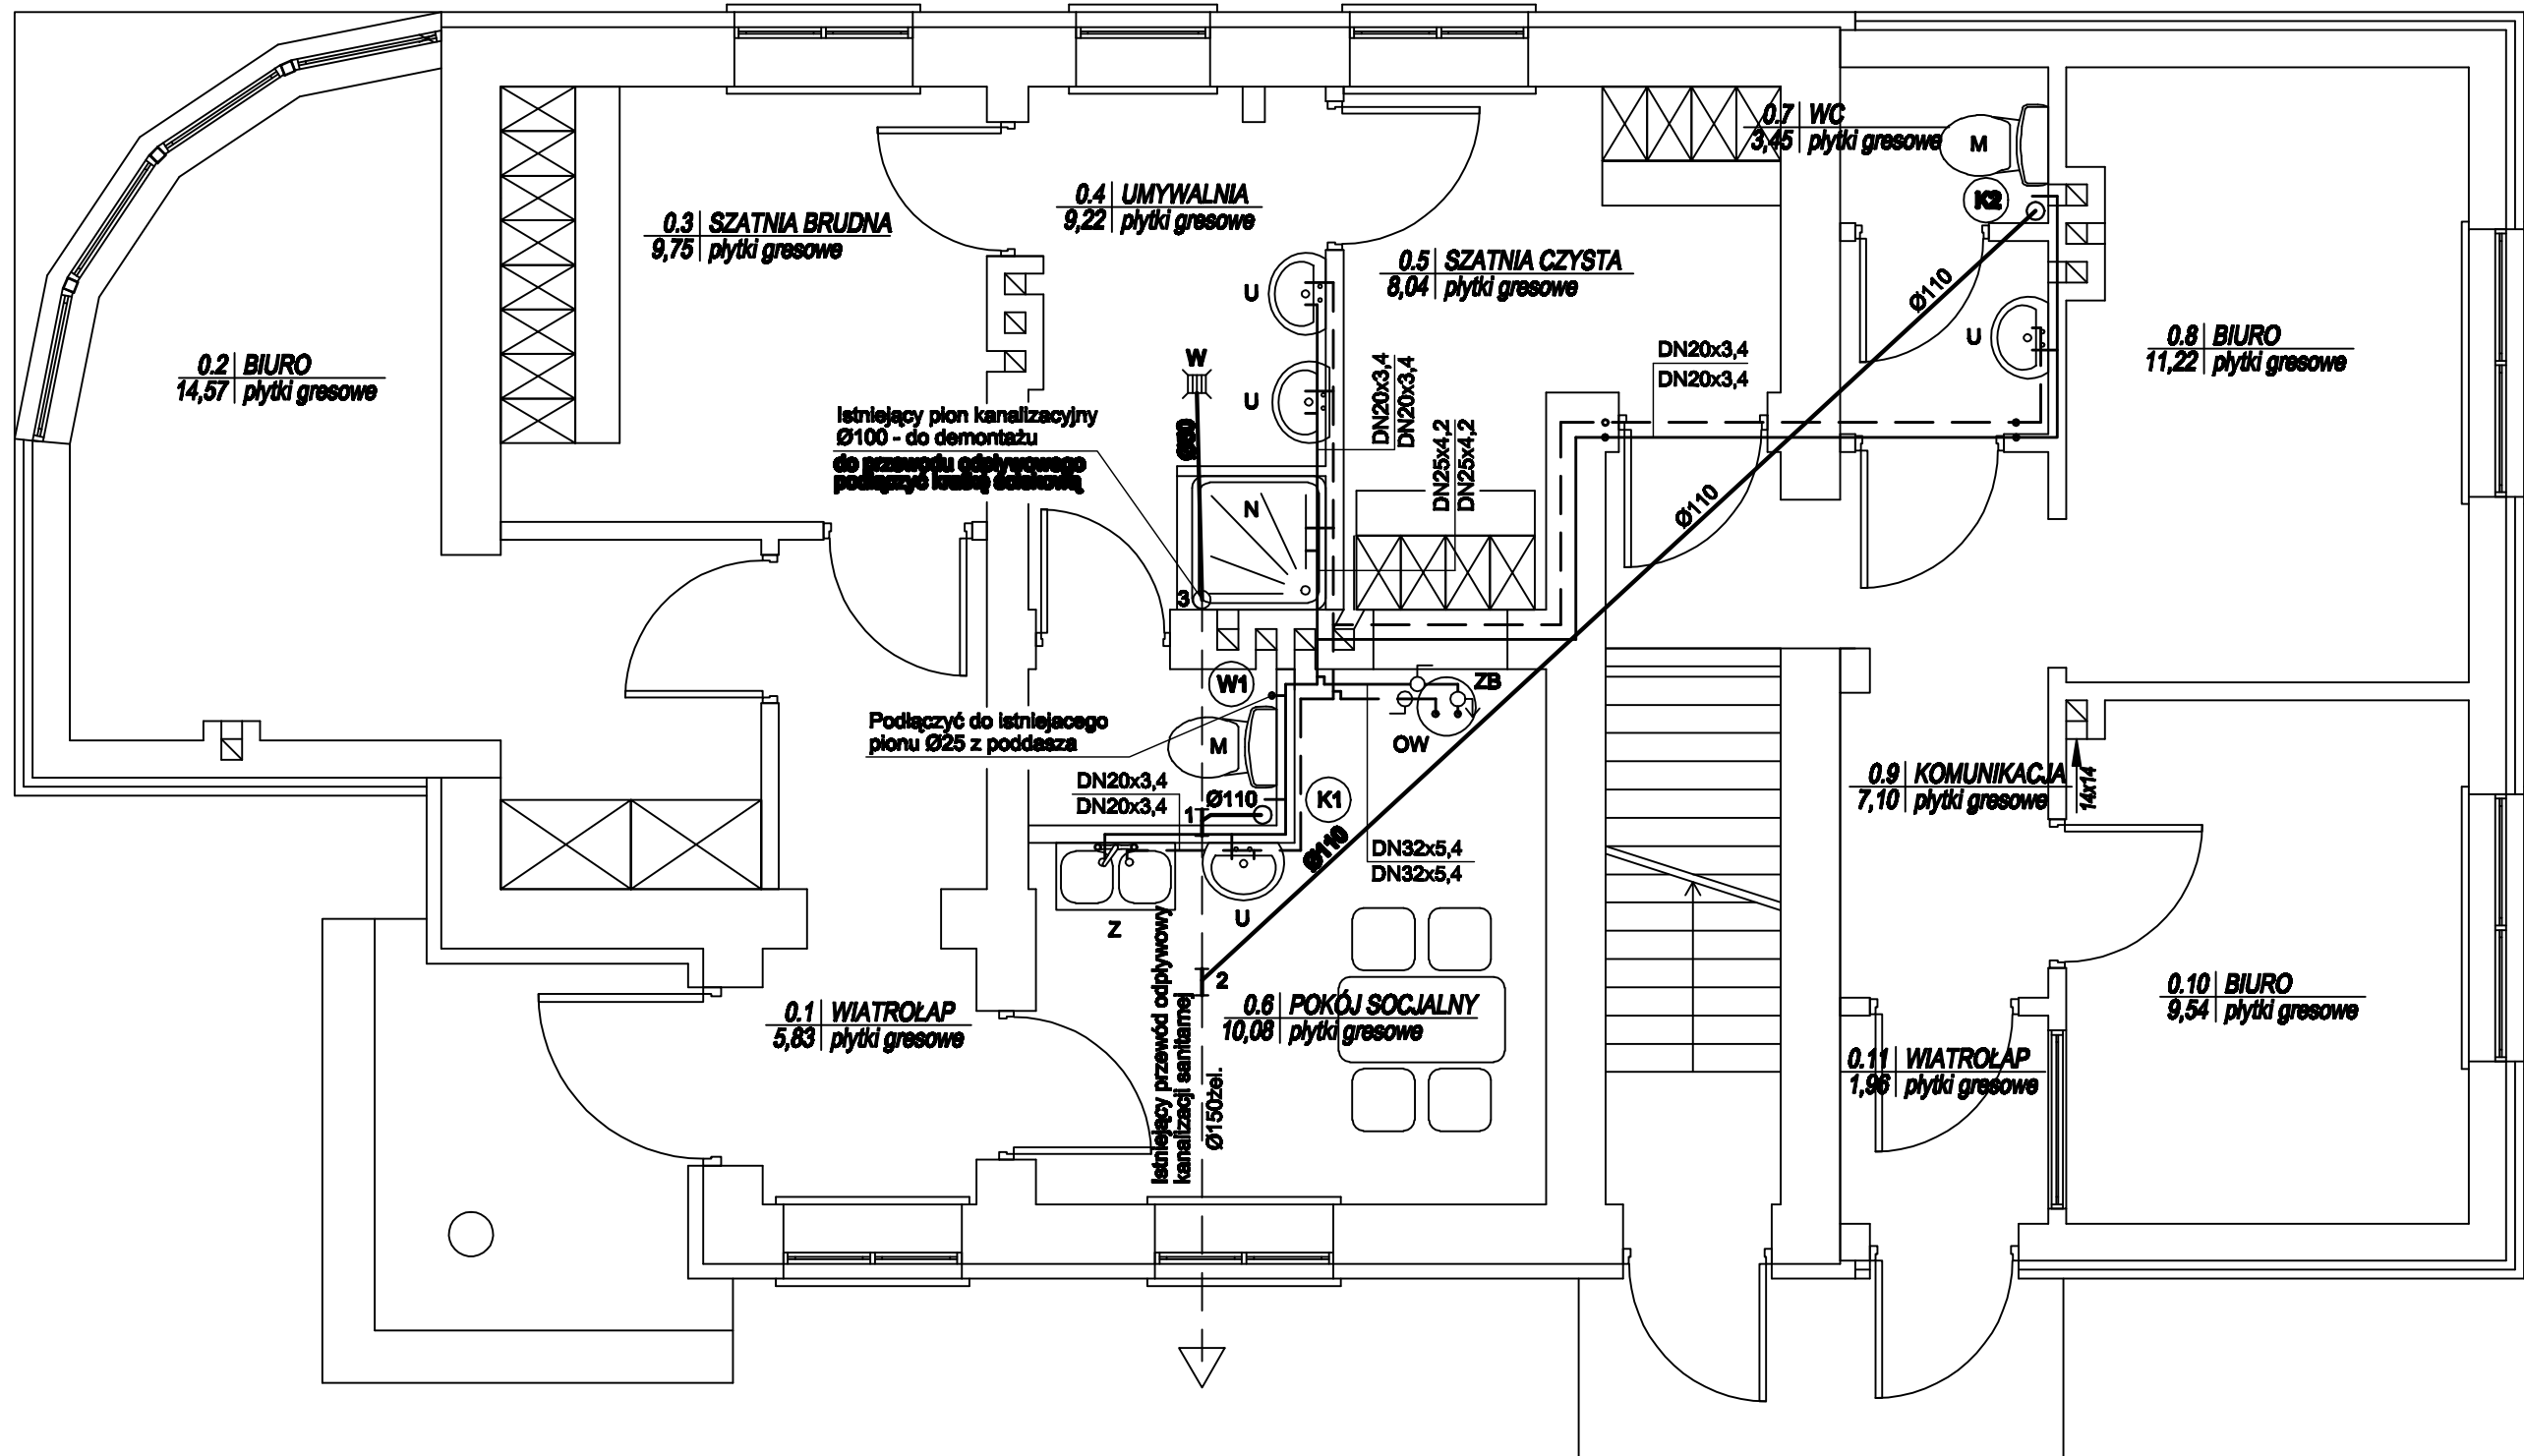

LEGENDA:

- Proj. przewód instalacji wody zimnej
- Proj. przewód instalacji wody ciepłej
- Proj. przewód instalacji kanalizacyjnej
- Ist. przewód odpływowi kanalizacyjny
- ⊗ - Oznaczenie pionu kanalizacyjnego
- ⊗ - Oznaczenie pionu wodociągowego

- ⊗ - Zawór odcinający
- M - Miska ustępowa / Zawór wypływu do WC
- U - Umywalka / Bateria umywalkowa
- Z - Zlew / Bateria zlewomywalkowa
- N - Brodzik / Bateria prysznicowa
- W - Wpust kanalizacyjny
- OW - Ist. elektryczny pojemnościowy ogrzewacz wody ciśnieniowy typ classic prod. BIAWAR
- ZB - Ist. zawór bezpieczeństwa - wyposażenie ogrzewacza

HSW ZPT Sp.z o.o.	Nr arch. proj. PI-3831	Nr zamówienia Zof/8/2013			
Skala 1:50	Nr rys. 3831.01	Stanowisko	Imię i nazwisko	Nr upr.	Podpis
RZUT PARTERU - INST. WOD - KAN		Projektant	mgr inż. J. Holody	PDK/0064 POO8/08	06.2013
ROZBUDOWA I PRZEBUDOWA BUDYNKU ADMINISTRACYJNO-SOCJALNEGO SKŁADOWISKA ODPADÓW KOMUNALNYCH W STAŁEJ WOLI		Sprawdzający	mgr inż. A.Niedbala	136/Tbg/08	06.2013