


RZUT II PIĘTRO SKALA 1:100

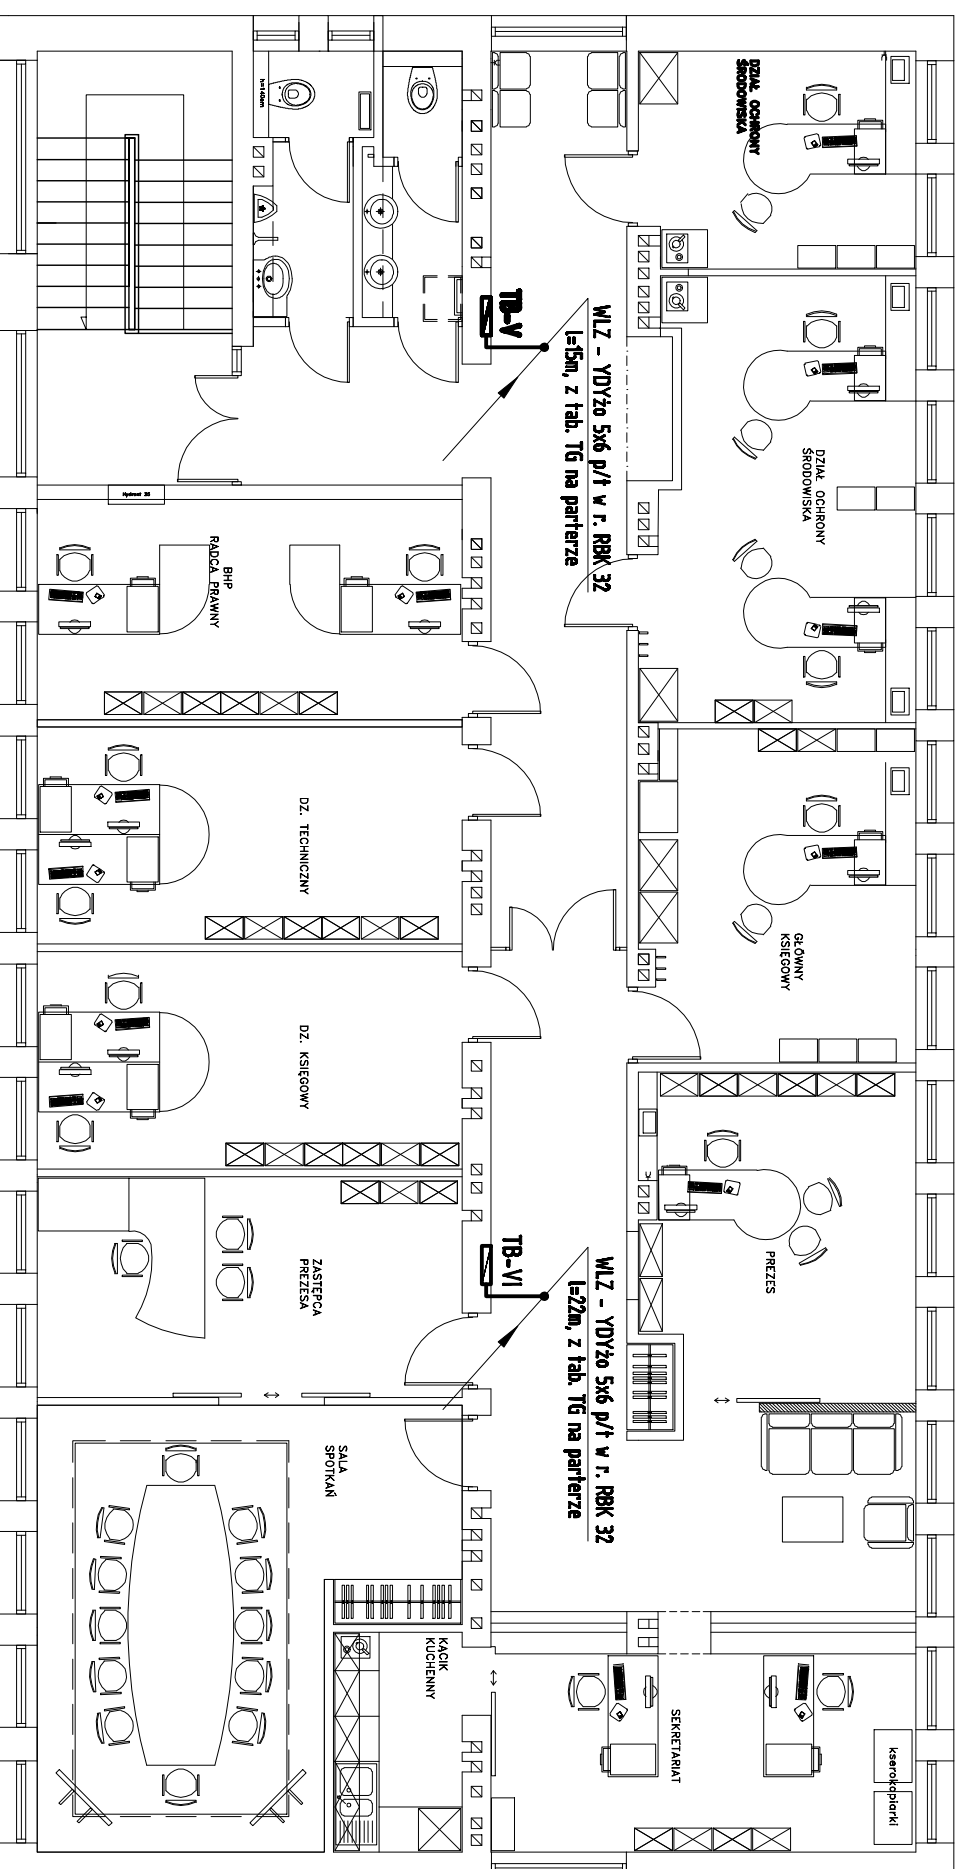

- UWAGI:**
1. **Projektowane instalacje zasilające tablice piętrowe WLZ układać p/ł w rurkach giętkich RBK 32.**
 2. **Istniejące tablice rozdzielcze zdeponować, w ich miejsce zbudować nowe.**
 3. **Układ pracy sieci: TN-S.**

>> ZAKŁAD USŁUG ELEKTRYCZNYCH "ELFORTIS" << ul. Chodkiewicza 7 37-450 Stalowa Wola			
Inwestor: MIEJSKI ZAKŁAD KOMUNALNY ul. KOMUNALNA 1 37-450 STALOWA WOLA	Obiekt: PRZEBUDOWA BUDYNKU ADMINISTRACYJNO - BIUROWEGO MIEJSKIEGO ZAKŁADU KOMUNALNEGO - INSTALACJE ELEKTRYCZNE	Adres: ul. KOMUNALNA 1 37 - 450 STALOWA WOLA DZIAŁKA NR EWID. 91/6	
PLAN INSTALACJI WLZ - II piętro			
			Nz rys.:
PROJEKTANCI	NIR UPRAWNI.	PODPIS	DATA
Projektant: Inż. Adam HARA	230/TB6/94	12/2011	12/2011
Rysownik: mgr Inż. Marek Wądras			12/2011
Sprawdził: mgr Inż. Marcin Rojek	PDK/0074/POOE/05		12/2011
			Skala: 1:100
3			