


RZUT II PIĘTRO
SKALA 1:100

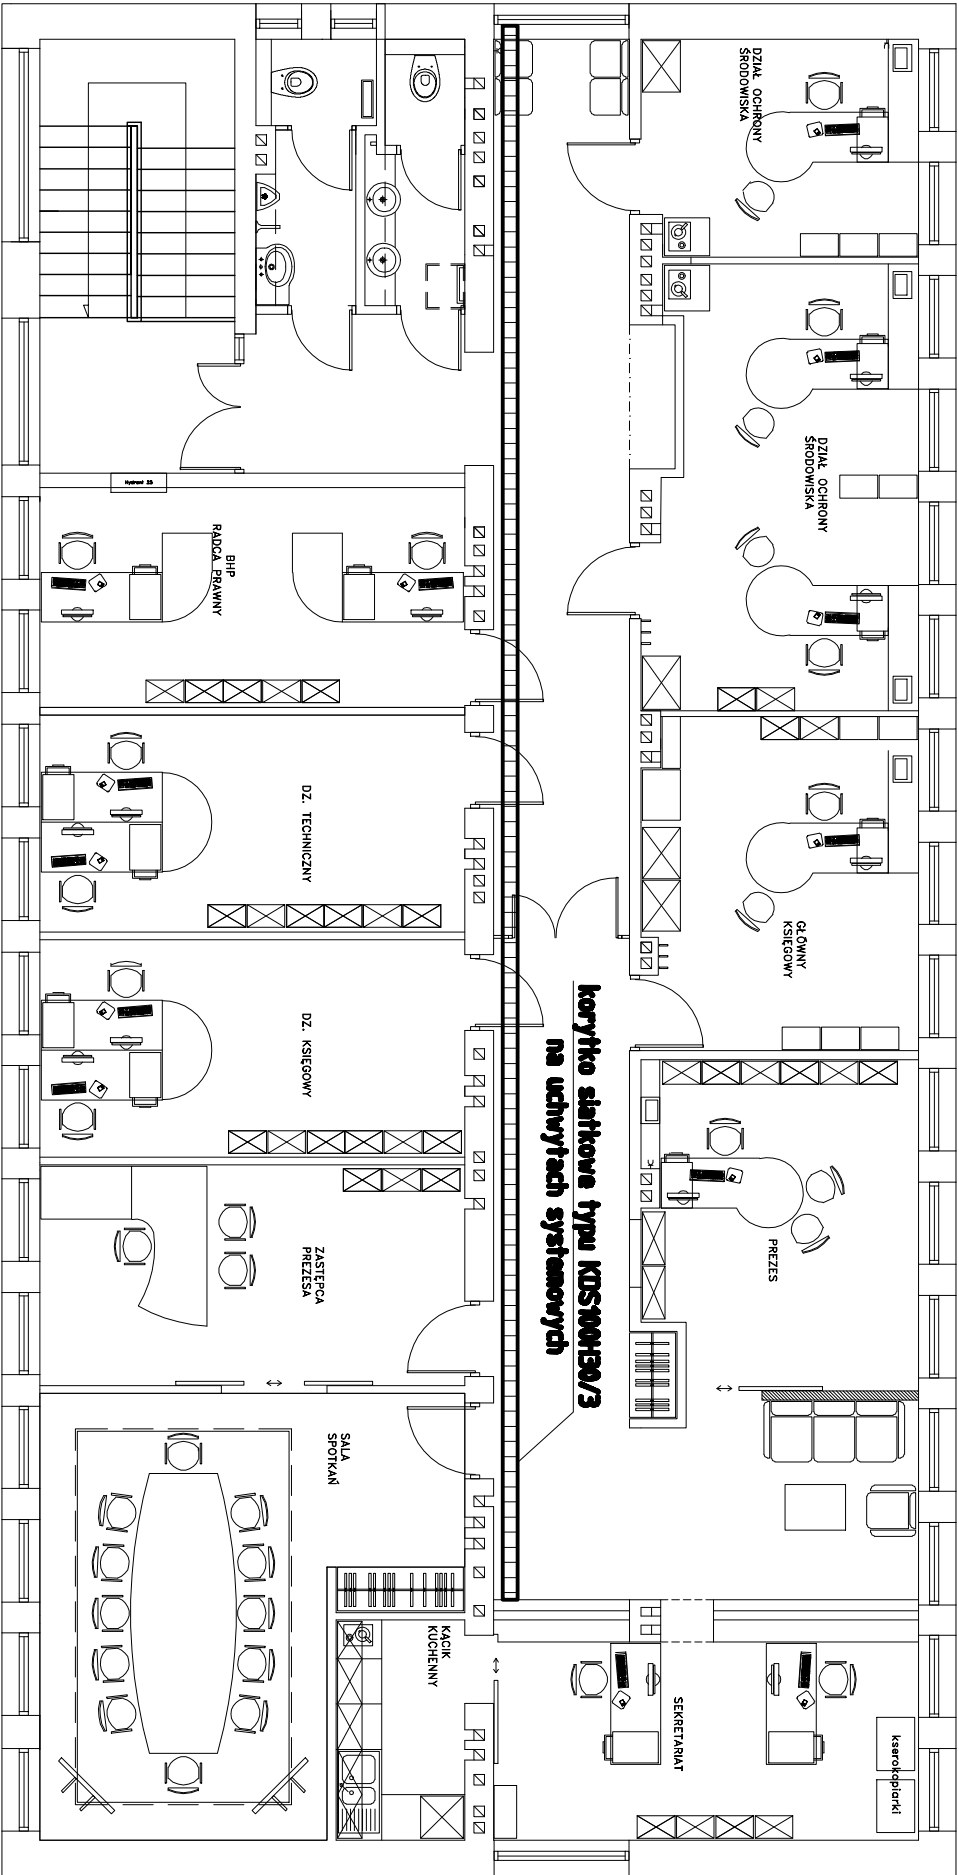

- UWAGI:**
1. Korytka kablowe siatkowe typu KDS100H30/3 prod. Baks , montować ponad sufitem podwieszanym.
 2. Do podwieszania, montażu oraz łączenia projektowanych korytek stosować systemowe elementy wykonczeniowe firmy BAKS.
 3. Na całej długości stosowanych korytek zapewnić ciągłość galwanizną.
 4. Projektowany system korytek przyłączyć do punktu PE tablicy TK przewodem LgYżo 4mm².
 5. Prace instalacyjno - monterskie skoordynować z pracami innych branż.

>>ZAKŁAD USŁUG ELEKTRYCZNYCH "ELFORTIS"<< ul. Chodkiewicza 7 37-450 Stalowa Wola				
Inwestor: MIEJSKI ZAKŁAD KOMUNALNY UL. KOMUNALNA 1 37-450 STALOWA WOLA	Obiekt: PRZEBUDOWA BUDYNKU ADMINISTRACYJNO - BIUROWEGO MIEJSKIEGO ZAKŁADU KOMUNALNEGO - INSTALACJE ELEKTRYCZNE ZAŚ. KLIMATYZACJI Adres: UL. KOMUNALNA 1 37 - 450 STALOWA WOLA DZIAŁKA NR EWID. 91/6			
Nazwa rysunku: PLAN MONTAŻU KORYT KABLOWYCH - II piętro				
PROJEKTANCI	NR UPRAWN.	PODPIS	DATA	Nr r/s.: 9
Projektował: Inż. Adam HARA	230/TBG/94		11/2012	Skala: 1:100
Rysował: mgr Inż. Marek Watras			11/2012	
Sprawił: mgr Inż. Mariusz Rolek	PDK/0074/POOE/05		11/2012	